



DESENHO 7 – POSTE DE FIBRA C/ MEDIÇÃO ACOPLADA - DIMENSIONAL DOS POSTES 7M

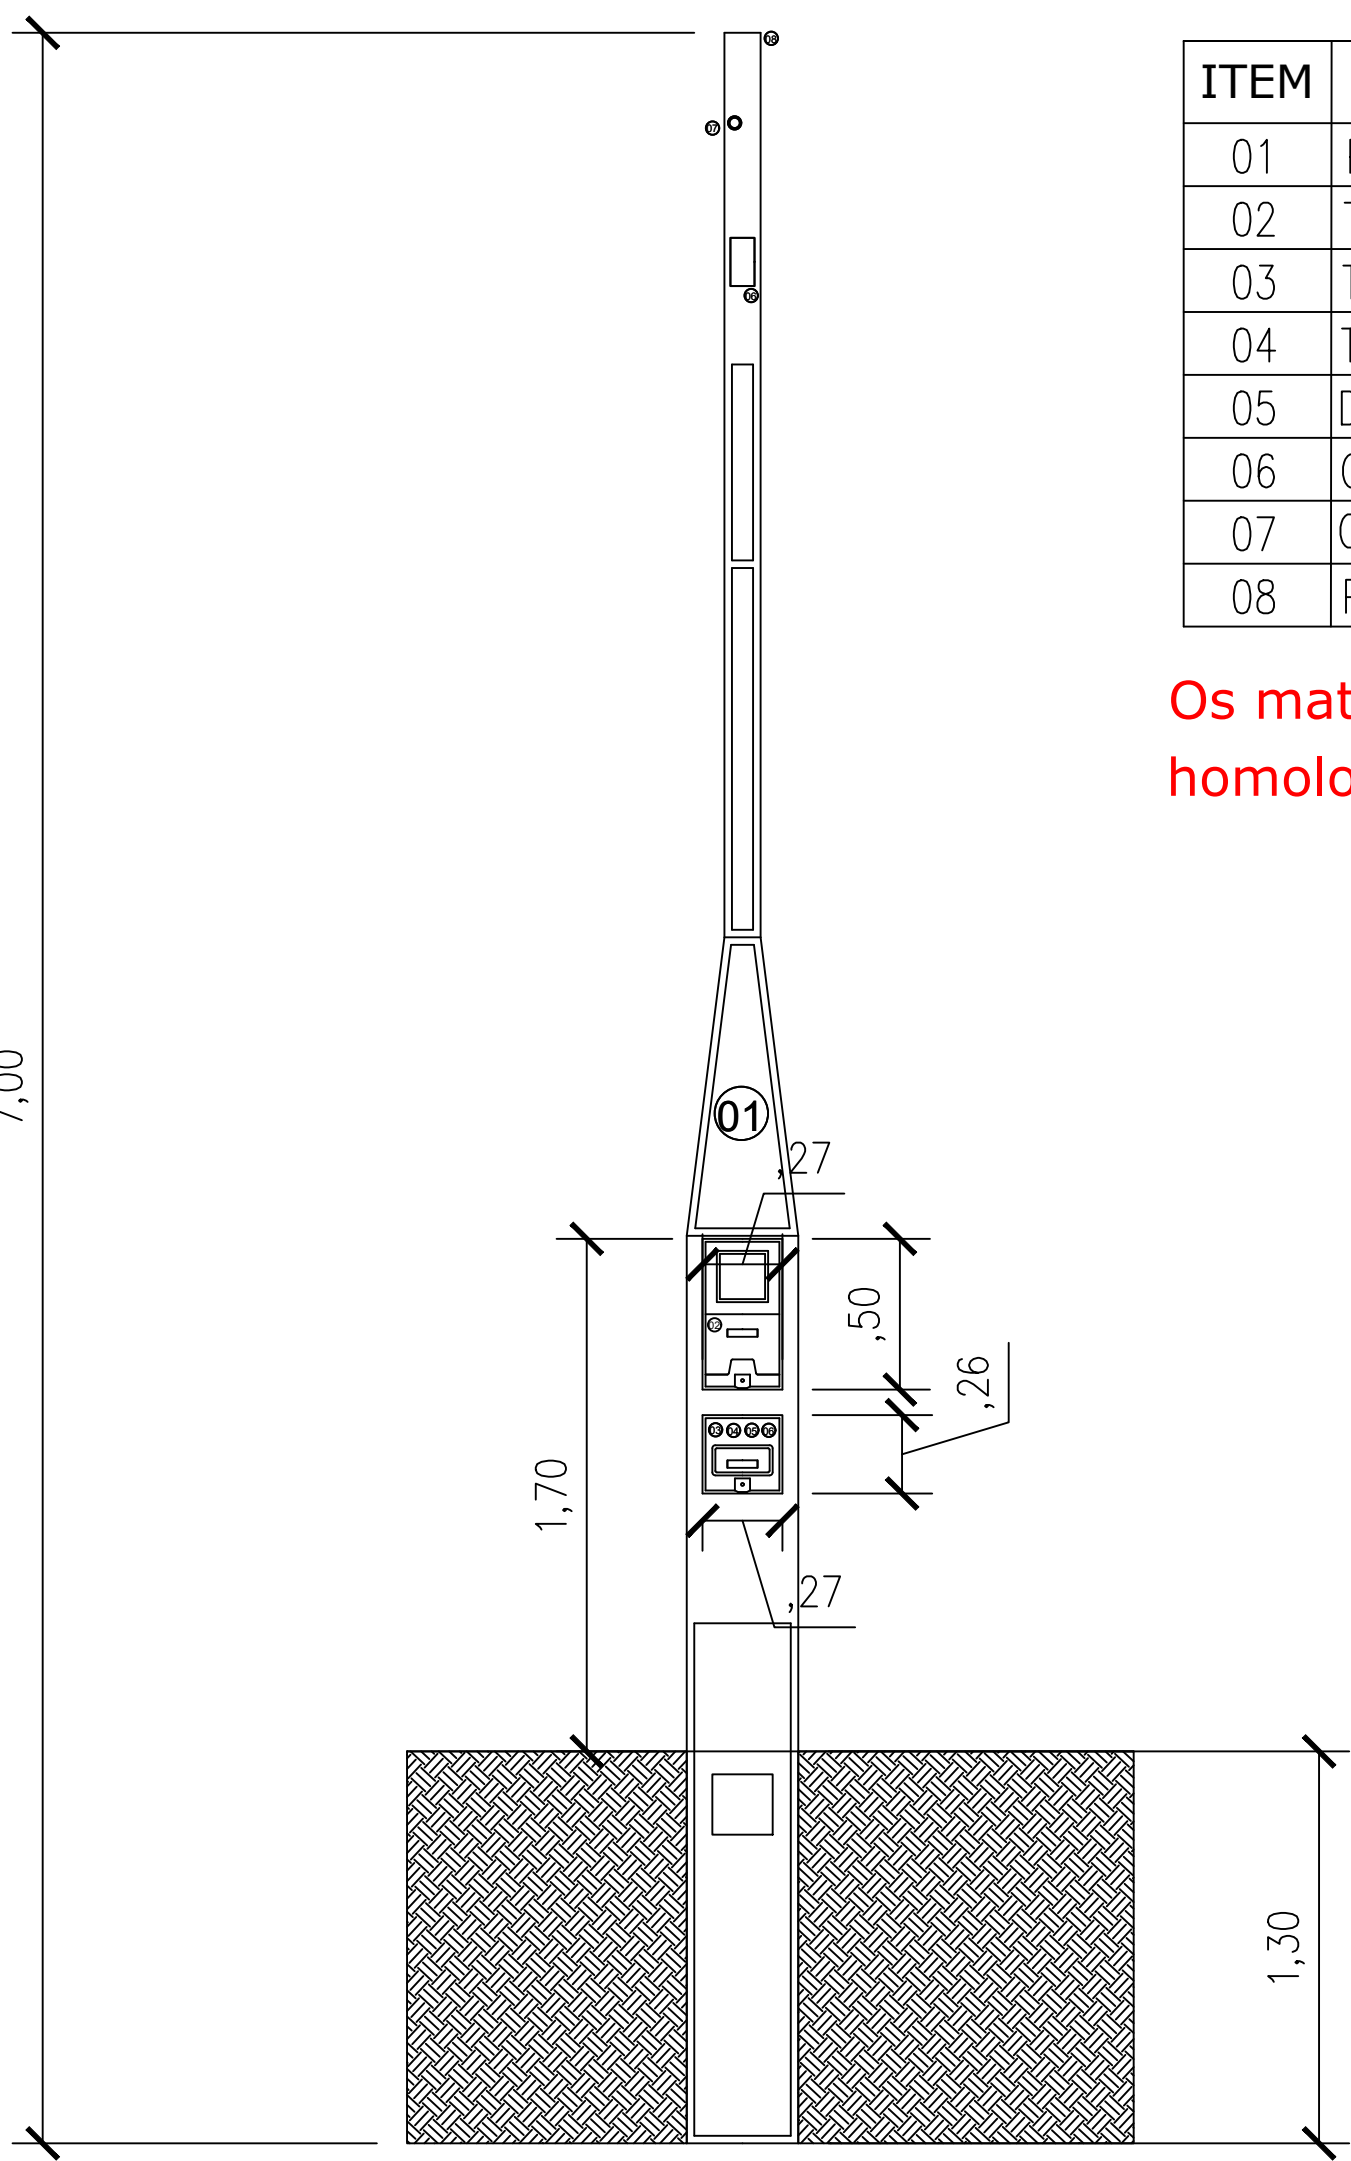


ITEM	LEGENDA
01	Poste de Fibra de Vidro 7.0 metros.
02	Tampa Compartilhamento de Medição.
03	Tampa Compartilhamento de Proteção.
04	Trilho DIN para a Fixação do Disjuntor.
05	Disjuntor de 100A.
06	Conector de Aterramento Integrado.
07	Curva PVC Ramal de Entrada.
08	Parafuso Olhal.

Os materiais devem obrigatoriamente ser de fornecedores homologados pela CONCESSIONÁRIA.

DETALHE DO SISTEMA DE ATERRAMENTO

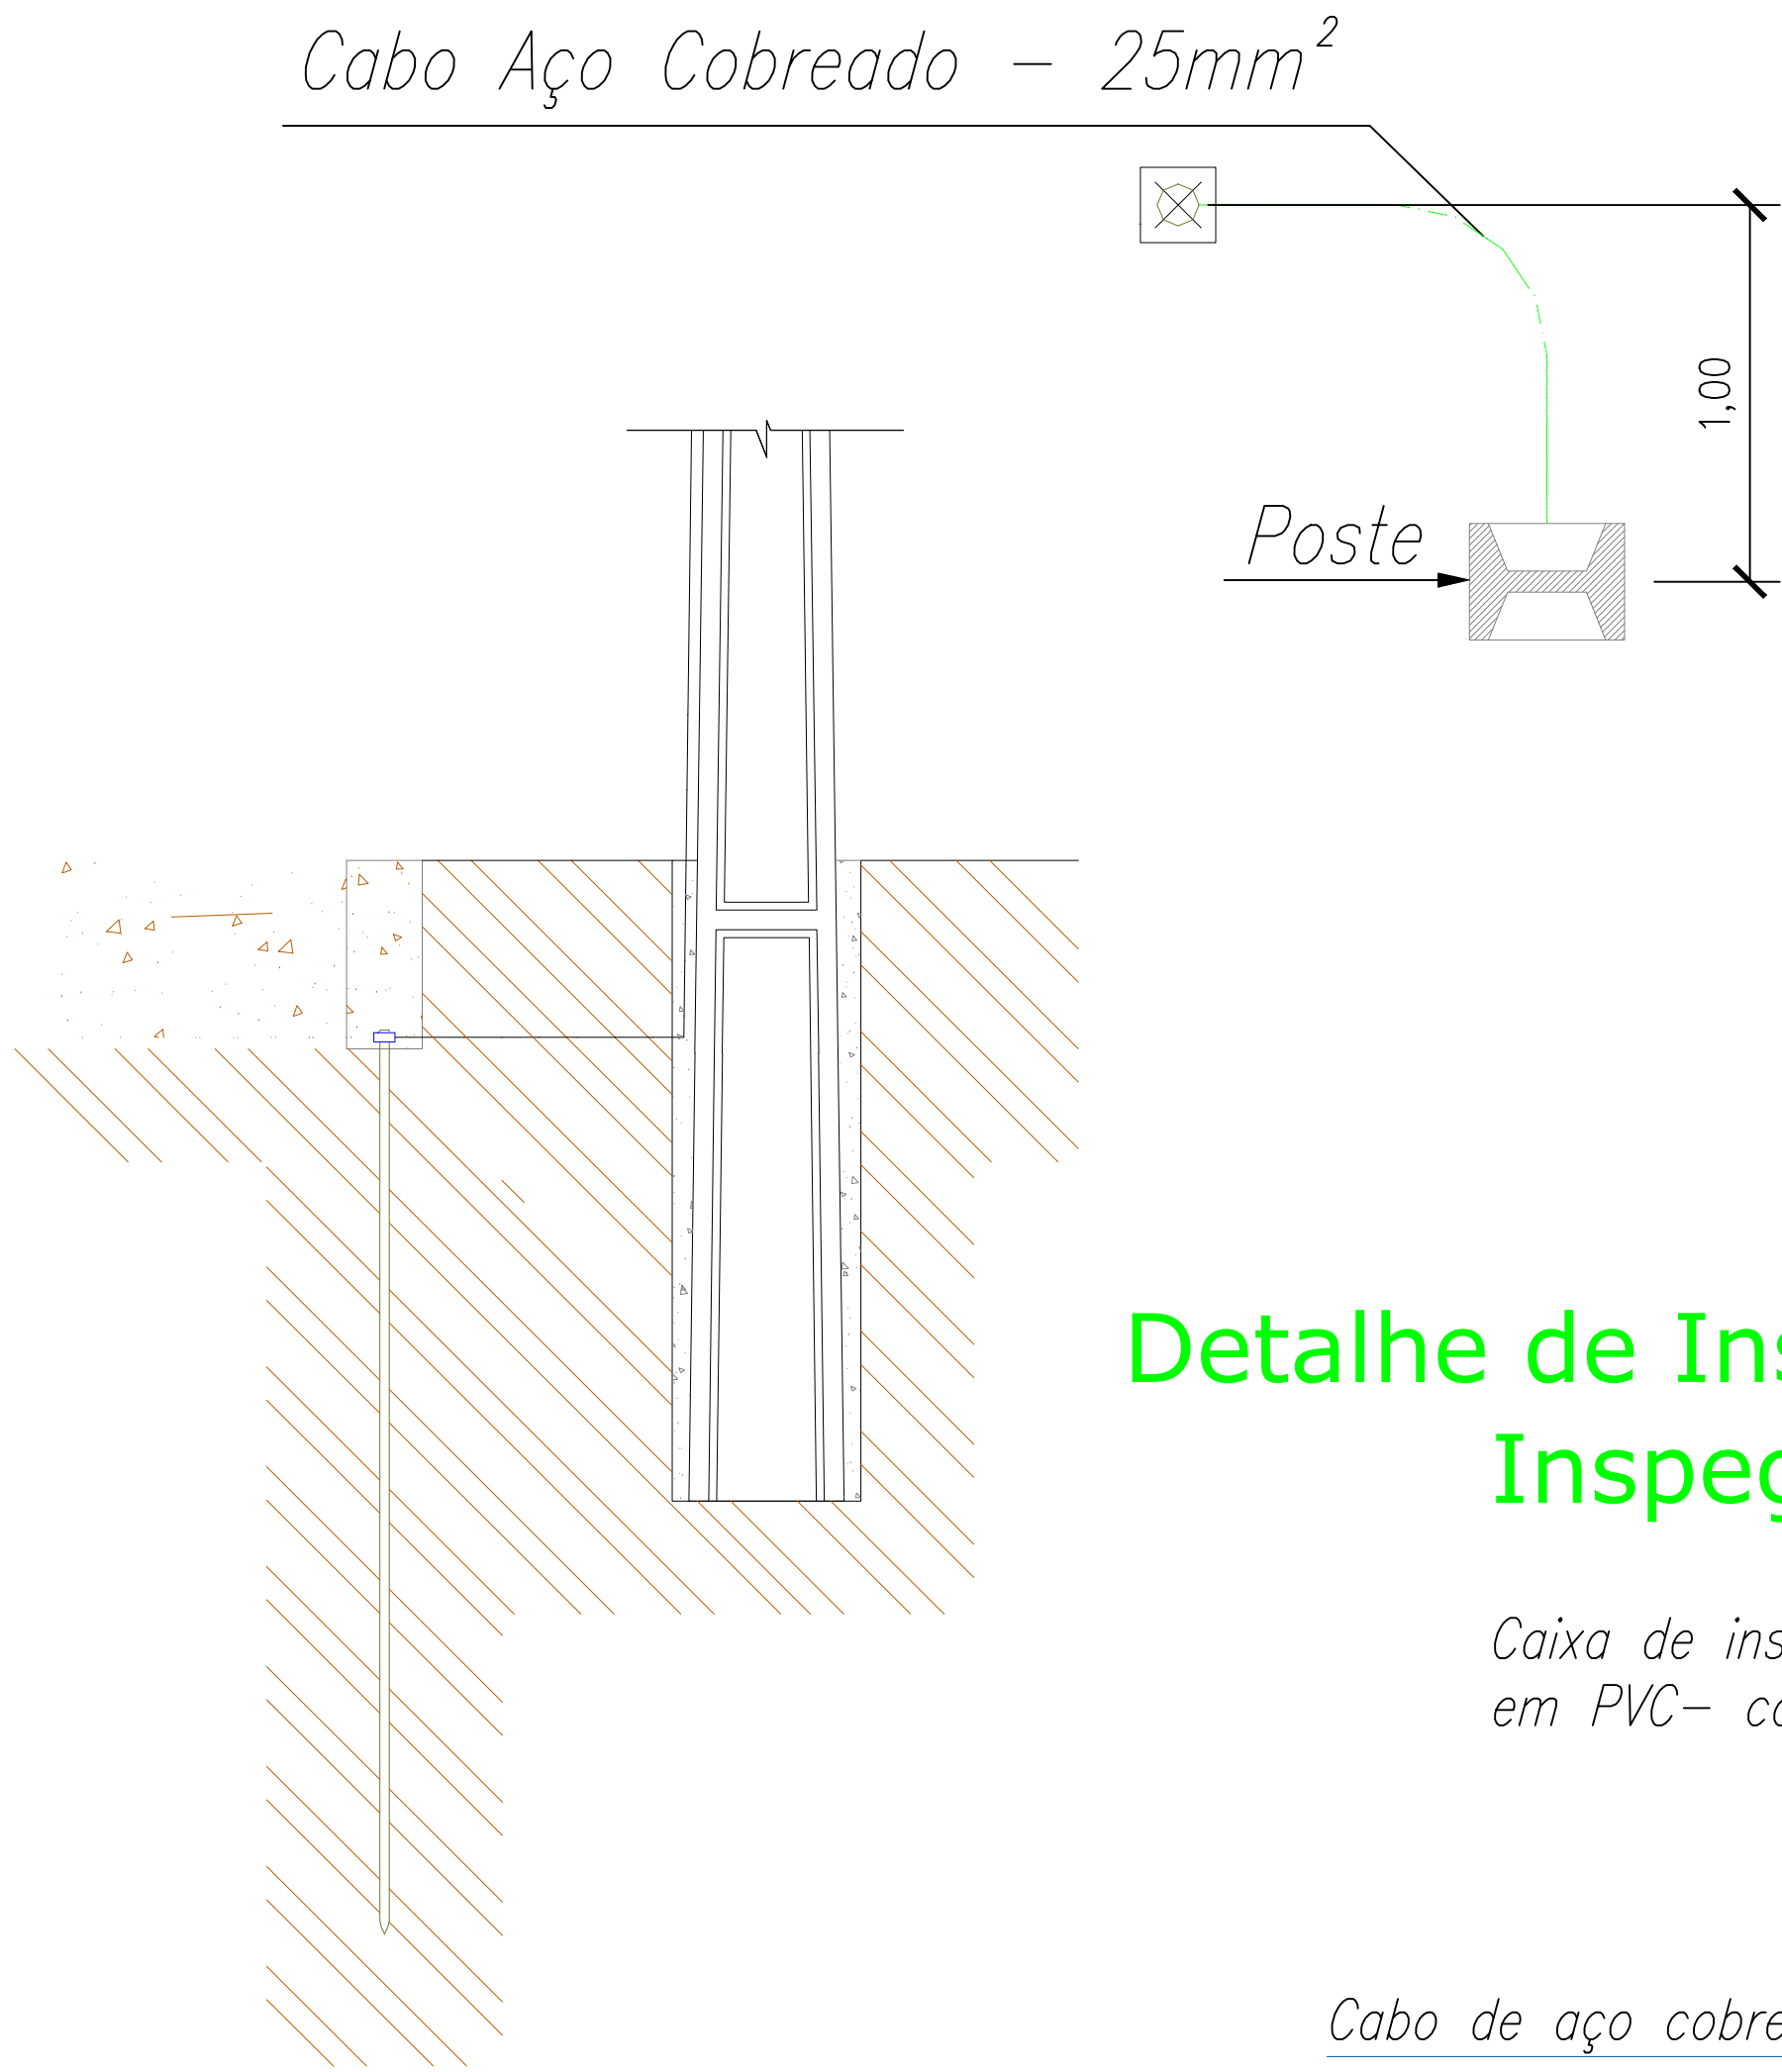

Detalhe da Caixa de inspeção tipo solo

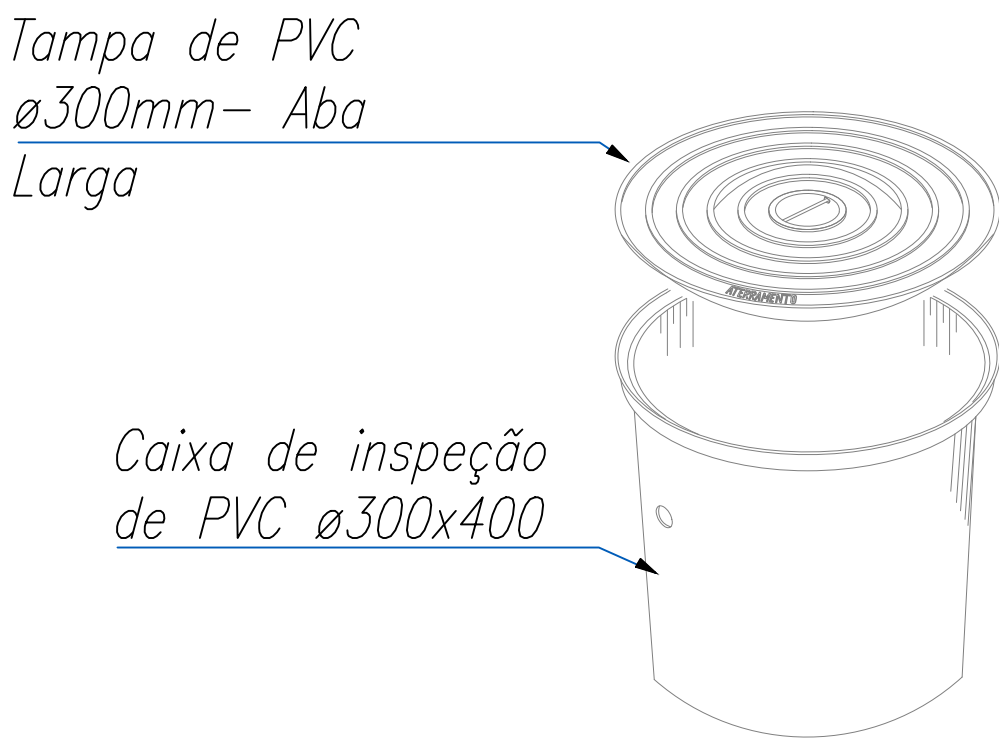

Detalhe de Instalação da Caixa de Inspeção Tipo Solo


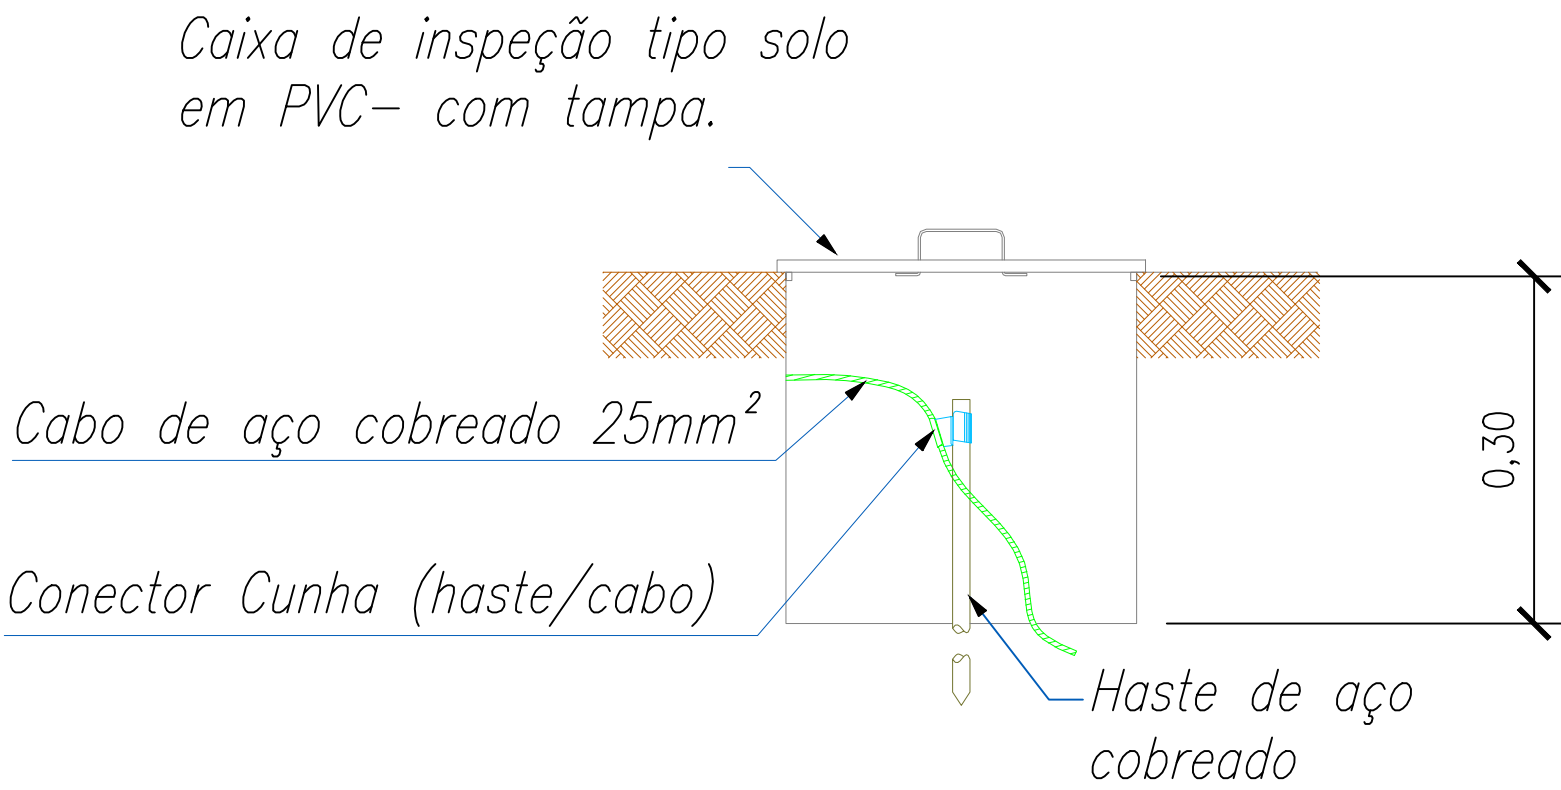


DIAGRAMA UNIFILAR

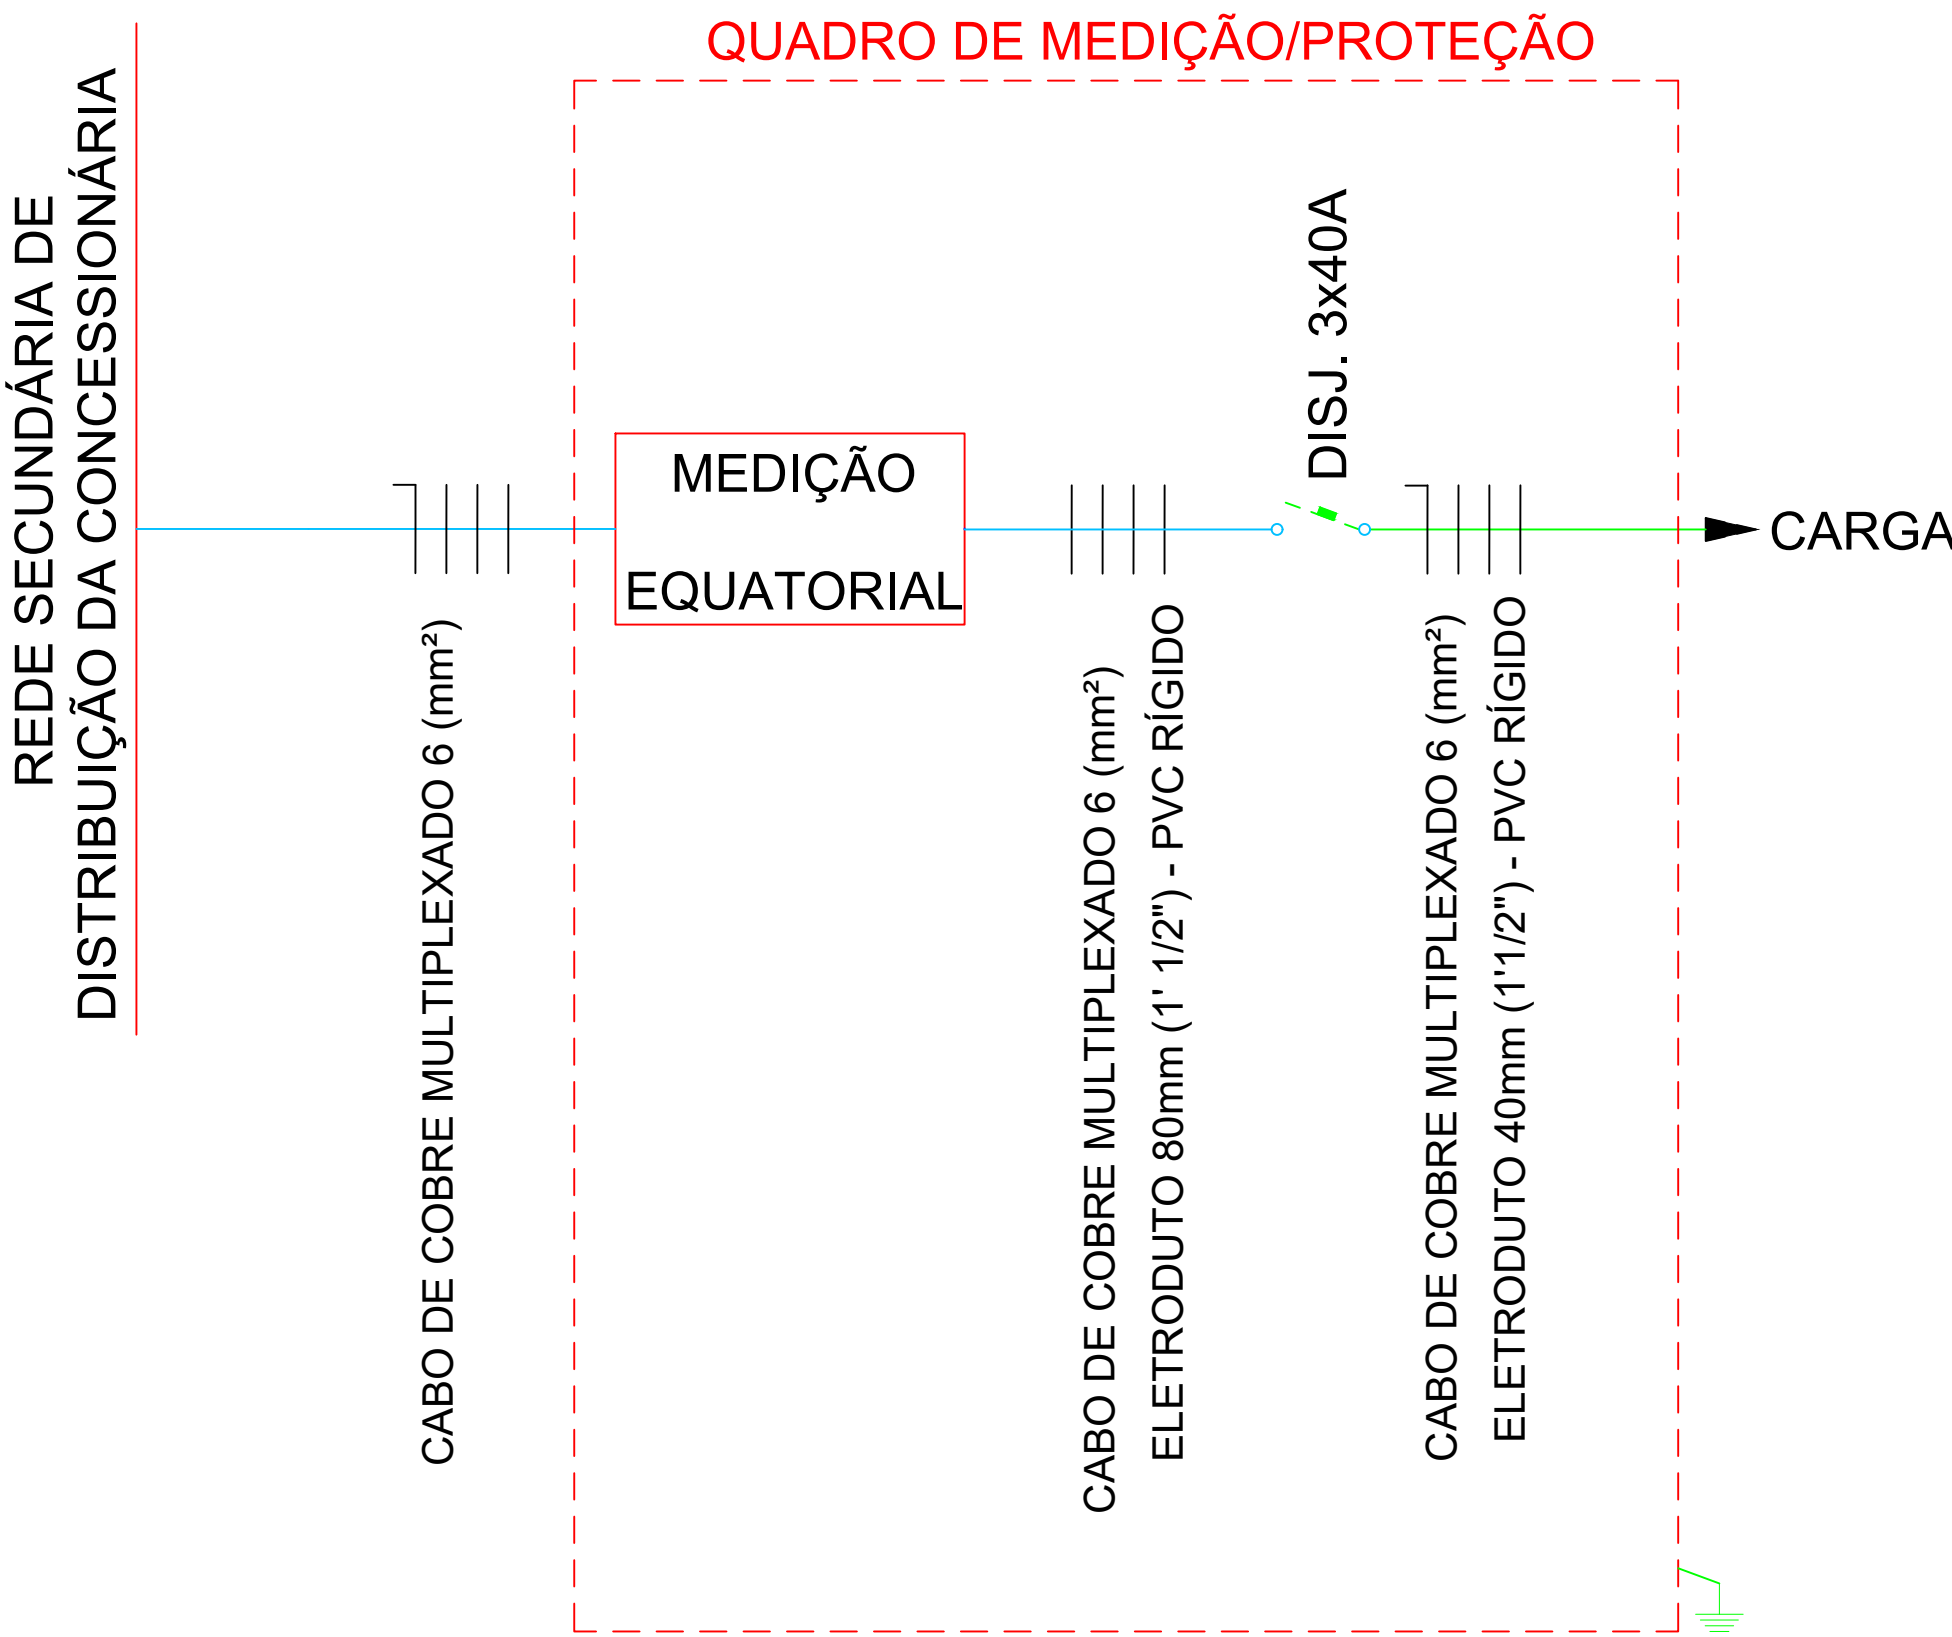

- Notas:
- O padrão de entrada deve ser instalado exatamente no limite da via pública com a propriedade (permanecendo dentro da propriedade do cliente), reduzindo ao máximo a profundidade do recuo sem que os componentes da entrada penetrem na via pública e dificulte a montagem dos mesmos.

SECRETARIA DE MEIO AMBIENTE, MOBILIDADE E DESENVOLVIMENTO URBANO			
PROPRIETÁRIO: PREFEITURA MUNICIPAL DE CAPÃO DA CANOA			
GESTÃO 2025/2028			
OBRAS: BANHEIROS PÚBLICOS		ESCALA: 1/75	
LOCAL: Avenida Beira Mar,943, Zona Nova, Capão da Canoa - RS, 95.555-000		ÁREA: 46,00m²	
TÍTULO: INSTALAÇÕES ELÉTRICAS		PRANCHA: 02/02	
PROJETO: ENTRADA DE ENERGIA.			
MARCOS MARTINOTTO ENGENHEIRO ELETRICISTA CREA-RS 247264			
LEODORNO BROGNI SECRETÁRIO DE TURISMO E DESENVOLVIMENTO URBANO			
VALDOMIRO DE MATOS NOVASKI PREFEITO MUNICIPAL			
DESENHO:	DATA: JULHO 2025	COD.:	CAD FILE: